



VÝŘEZ č. 2

VÝŘEZ č. 1

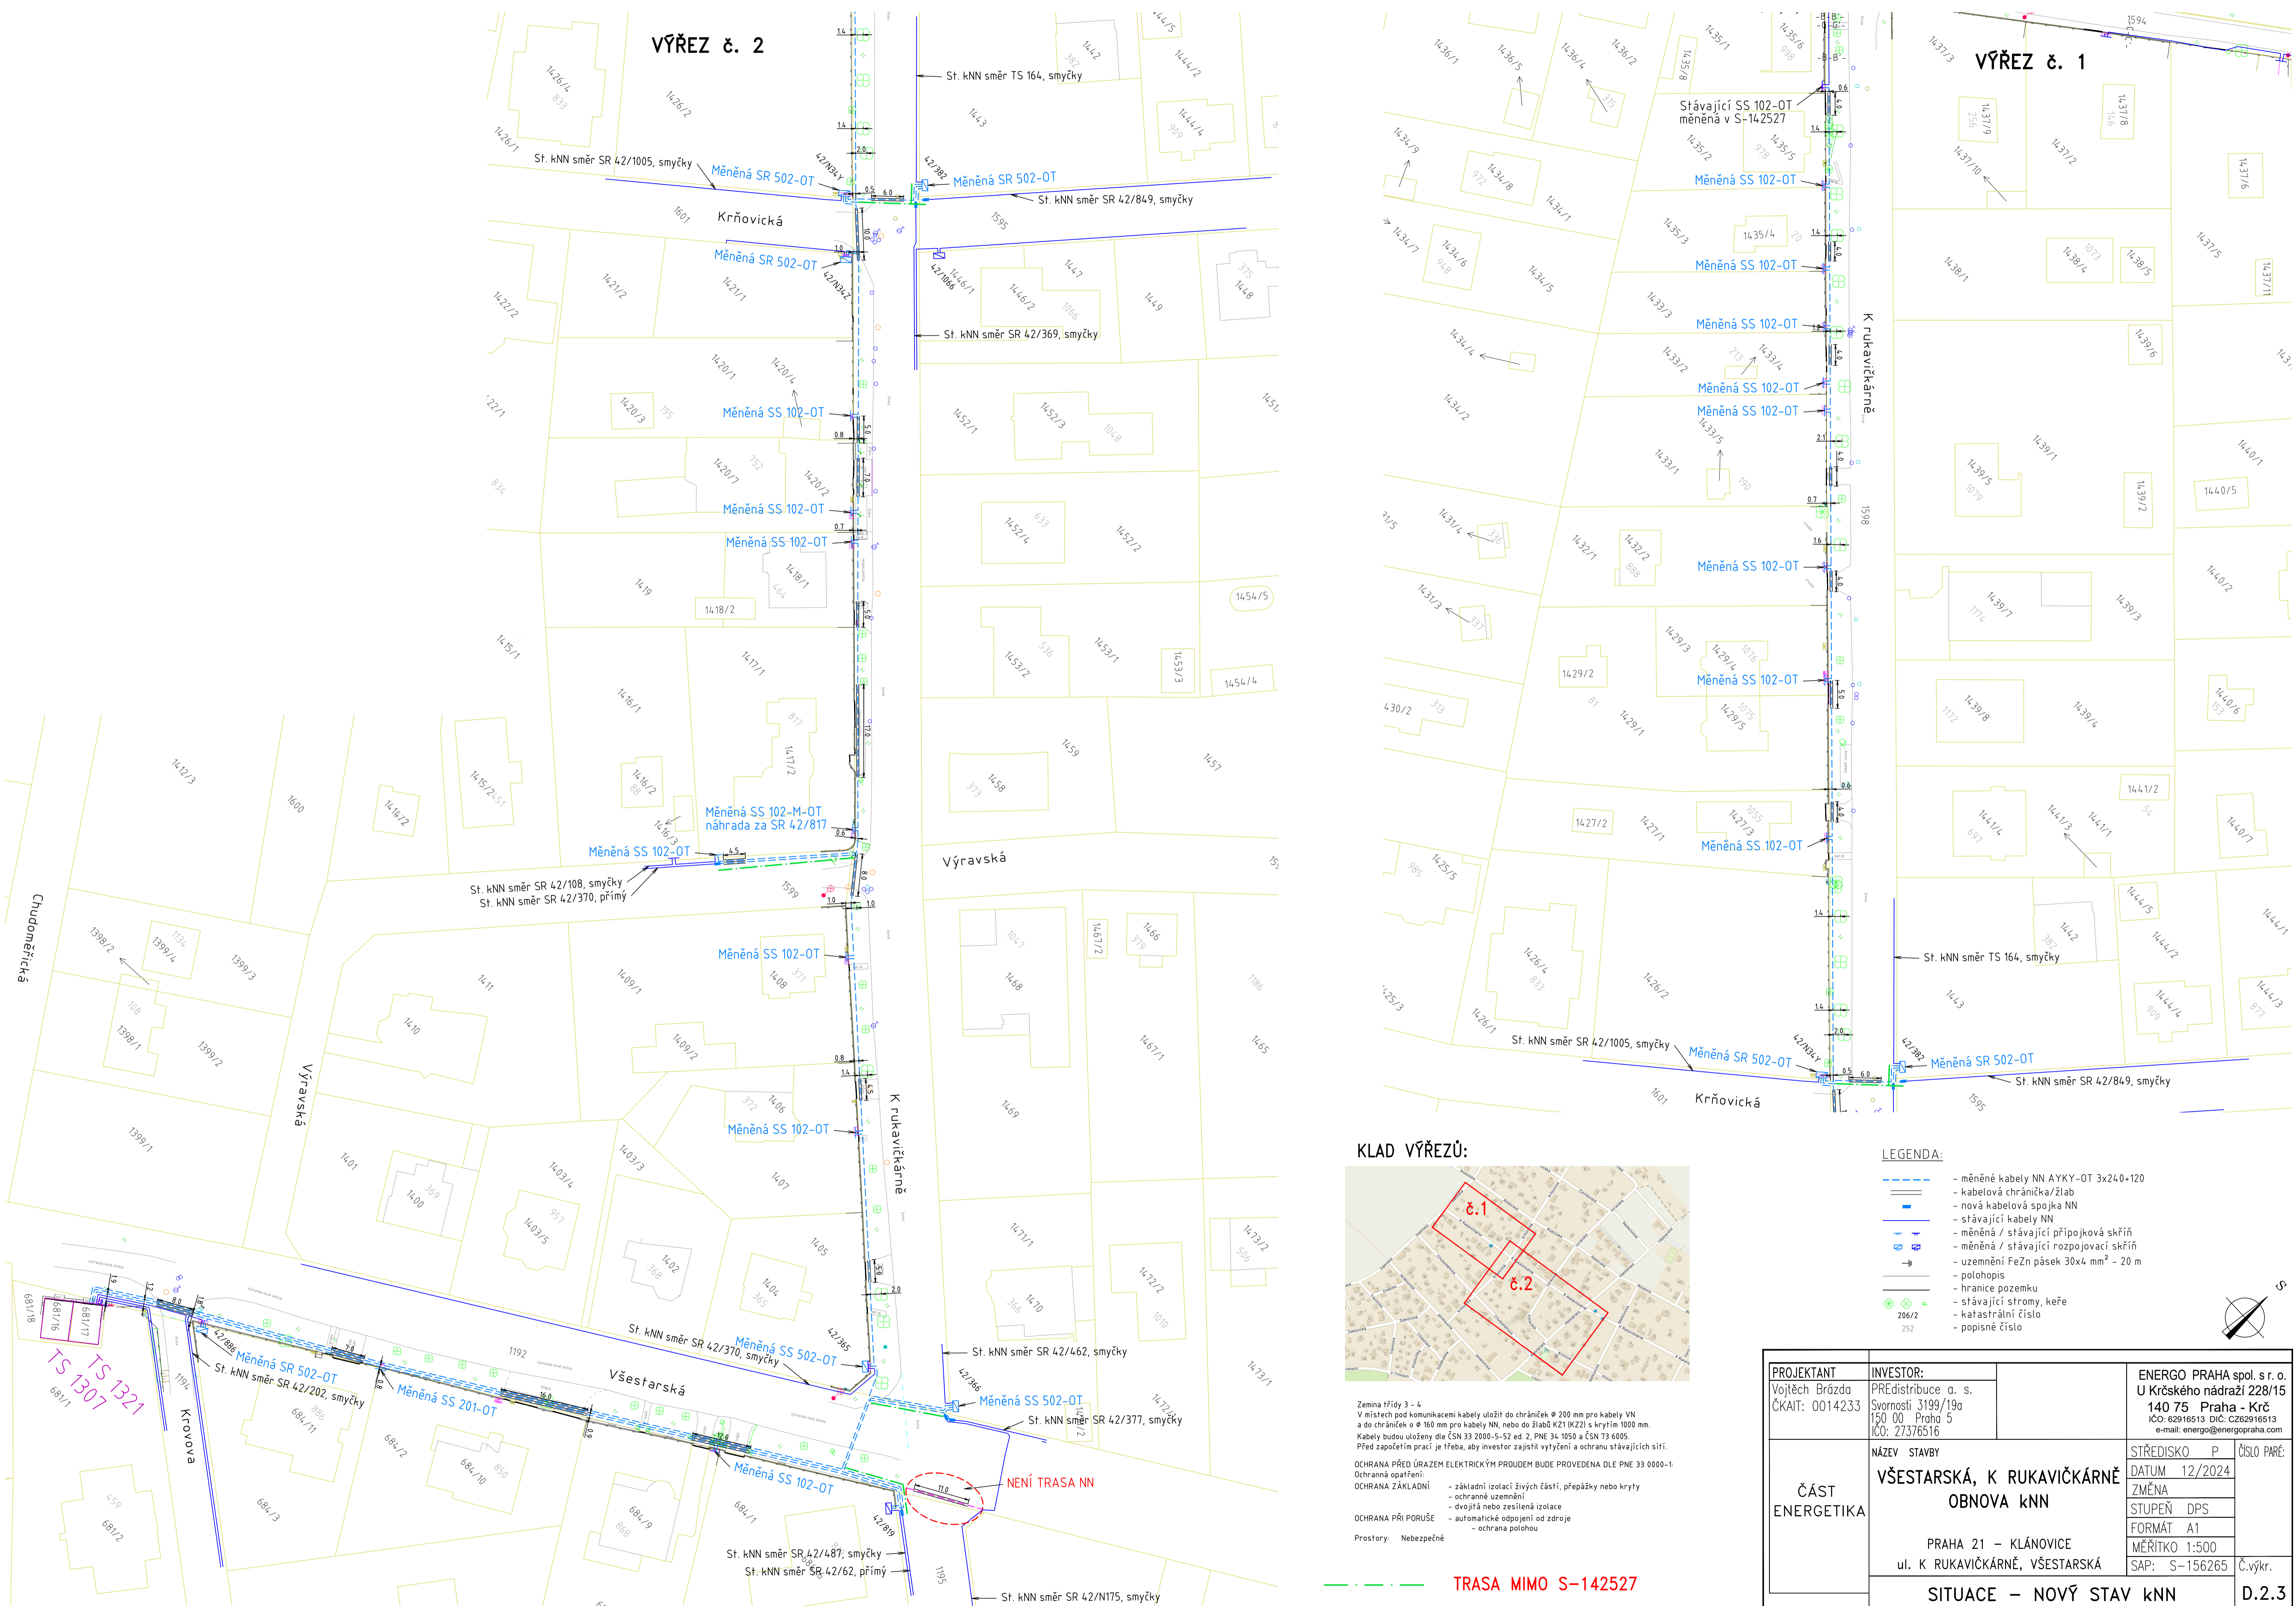

KLAD VÝŘEZŮ:

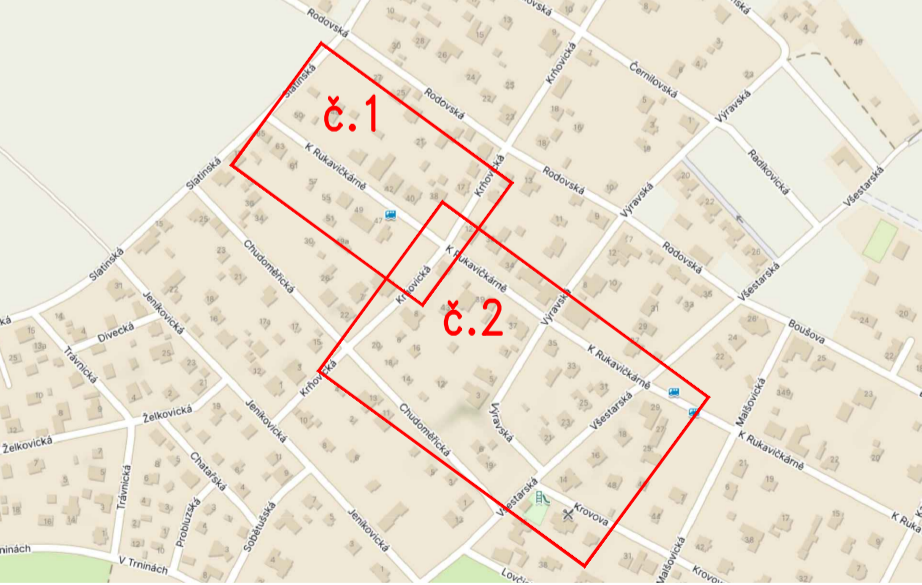

LEGENDA:

- měněné kabely NN AYKY-OT 3x240+120
- kabelová chránička/žlab
- nová kabelová spojka NN
- stávající kabely NN
- měněná / stávající přípojková skříň
- měněná / stávající rozpojovací skříň
- uzemnění FeZn pásek 30x4 mm<sup>2</sup> - 20 m
- polohopis
- hranice pozemku
- stávající stromy, keře
- katastrální číslo
- popisné číslo

Zemina třídy 3 - 4  
 V místech pod komunikací kabely uložit do chrániček Ø 200 mm pro kabely VN  
 a do chrániček ø 160 mm pro kabely NN, nebo do žlabů KZI IKZ21 s krytím 1000 mm.  
 Kabely budou uloženy dle ČSN 33 2000-5-52 ed. 2, PNE 34 1050 a ČSN T3 6005.  
 Před započítím prací je třeba, aby investor zajistil vytyčení a ochranu stávajících sítí.

OCHRANA PŘED ÚRAZEM ELEKTRICKÝM PROUDEM BUDE PROVEDENA DLE PNE 33 0000-1:  
 Ochranná opatření:  
 OCHRANA ZÁKLADNÍ - základní izolaci živých částí, přepážky nebo kryty  
 - ochranné uzemnění  
 - dvojitá nebo zesílená izolace  
 OCHRANA PŘI PORUŠĚ - automatické odpojení od zdroje  
 - ochrana polohou

Prostory: Nebezpečné

TRASA MIMO S-142527

PROJEKTANT Vojtěch Brázda ČKAIT: 0014233	INVESTOR: PŘEDistribuce o. s. Svornosti 3199/19a 150 00 Praha 5 IČO: 27376516	ENERGO PRAHA spol. s r. o. U Krčského nádraží 228/15 140 75 Praha - Krč IČO: 62916513 DIČ: CZ62916513 e-mail: energo@energopraha.com
	NÁZEV STAVBY VŠESTARSKÁ, K RUKAVIČKÁRNĚ OBNOVA KNN	STŘEDISKO P ČÍSLO PARÉ: DATUM 12/2024 ZMĚNA STUPEŇ DPS FORMÁT A1 MĚŘÍTKO 1:500 SAP: S-156265 Č.výkr.
ČÁST ENERGETIKA	PRAHA 21 - KLÁNOVICE ul. K RUKAVIČKÁRNĚ, VŠESTARSKÁ	SITUACE - NOVÝ STAV KNN D.2.3